




AZIENDA MUNICIPALE AMBIENTE S.p.A.
Via Calderone de la Barca, 87 - 00142 Roma (RM)

Direzione Impianti
Servizio Progettazione Impianti

ROMA CAPITALE - XI MUNICIPIO
STAZIONE DI TRESFERENZA E IMBALLAGGIO DI RIFIUTI URBANI INDIFFERENZIATI
(EER 20 03 01) DI PONTE MALNOME
Via Benedetto Luigi Montel, 61/63 - 00148 Roma (RM)

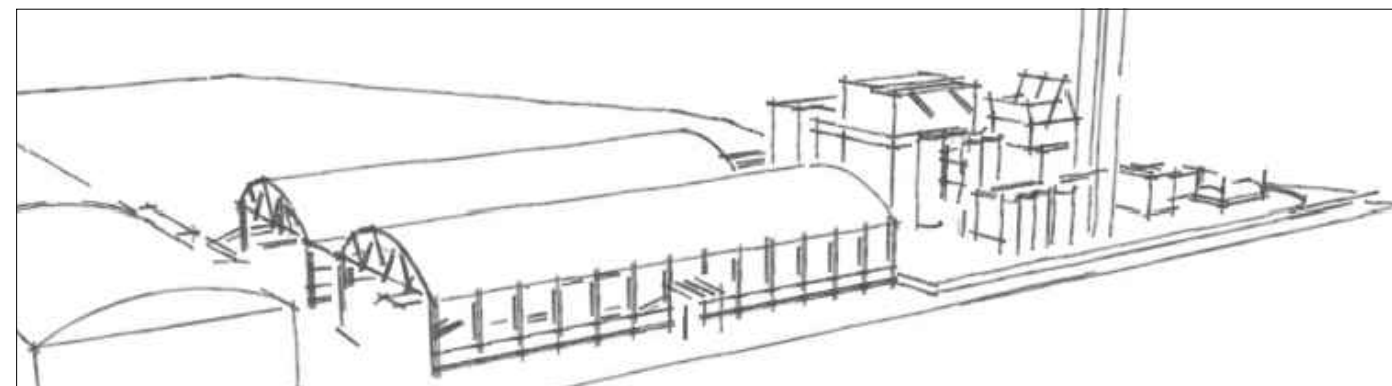

Rappresentante Legale:
Ing. Andrea Bossola

Elaborato:
Planimetria rete antincendio


Progettazione:
Ing. Emanuele Lategano
Ing. Cesare Ciotti
Ing. Riccardo Stracqualursi
Ing. Daniele Ono
Arch. I. Andrea Verticelli

Tavola: AMAPM T03

Scala: 1:2500
1:250

Revisione:
Marzo 2023

Aggiornamenti:	Data:
1 Integrazione per richiesta modifica Ordinanza n.1 del 02/01/2023	Marzo 2023
2	
3	
4	
5	
6	

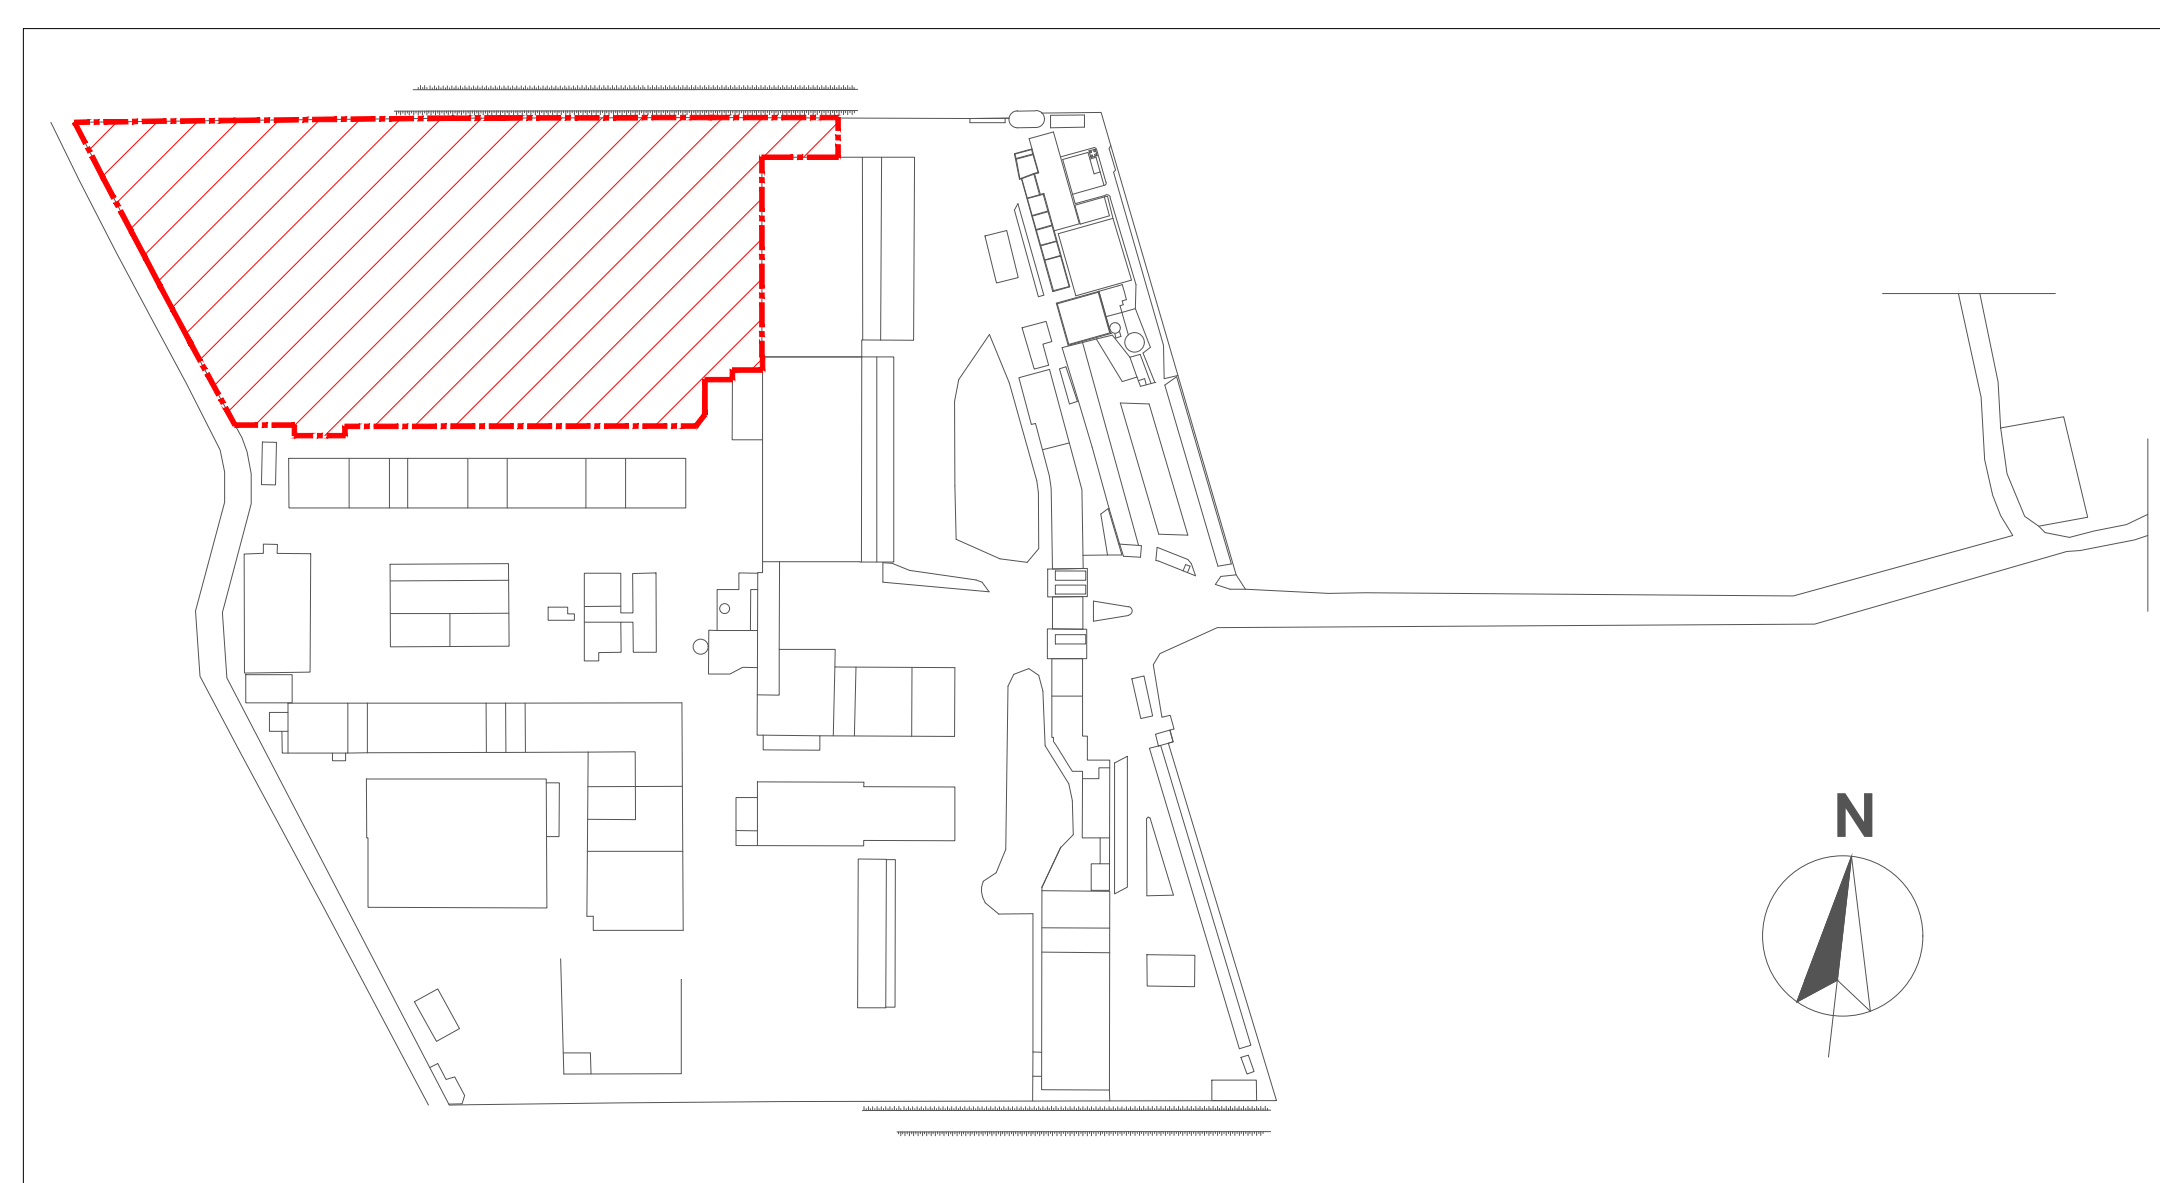


PLANIMETRIA GENERALE
STABILIMENTO AMA S.p.A

LEGENDA:

N°	DESCRIZIONE
1	Magazzino
2	Officina
3	Ufficio
4	Spogliatoio e servizi
5	Ex inceneritore e ciminiera
6	Mensa e bar
7	Centrali e impianti tecnologici
8	Edificio dismesso/fatiscente
9	Tettoia

	Limite nuovo impianto
	Accesso principale area impianto con sbarra a lettore carte magnetiche e varco pedonale
	Accesso secondario area impianto con sbarra a lettore carte magnetiche e varco pedonale
	Edifici dismessi
	Area di parcheggio coperto con tettoia
	Aree verdi - aiuole

SIMBOLO	DESCRIZIONE
	Attacco VVF
	Idrante DN 45
	Estintore a polvere
	Tubazione rete antincendio
	Estintore carrellato

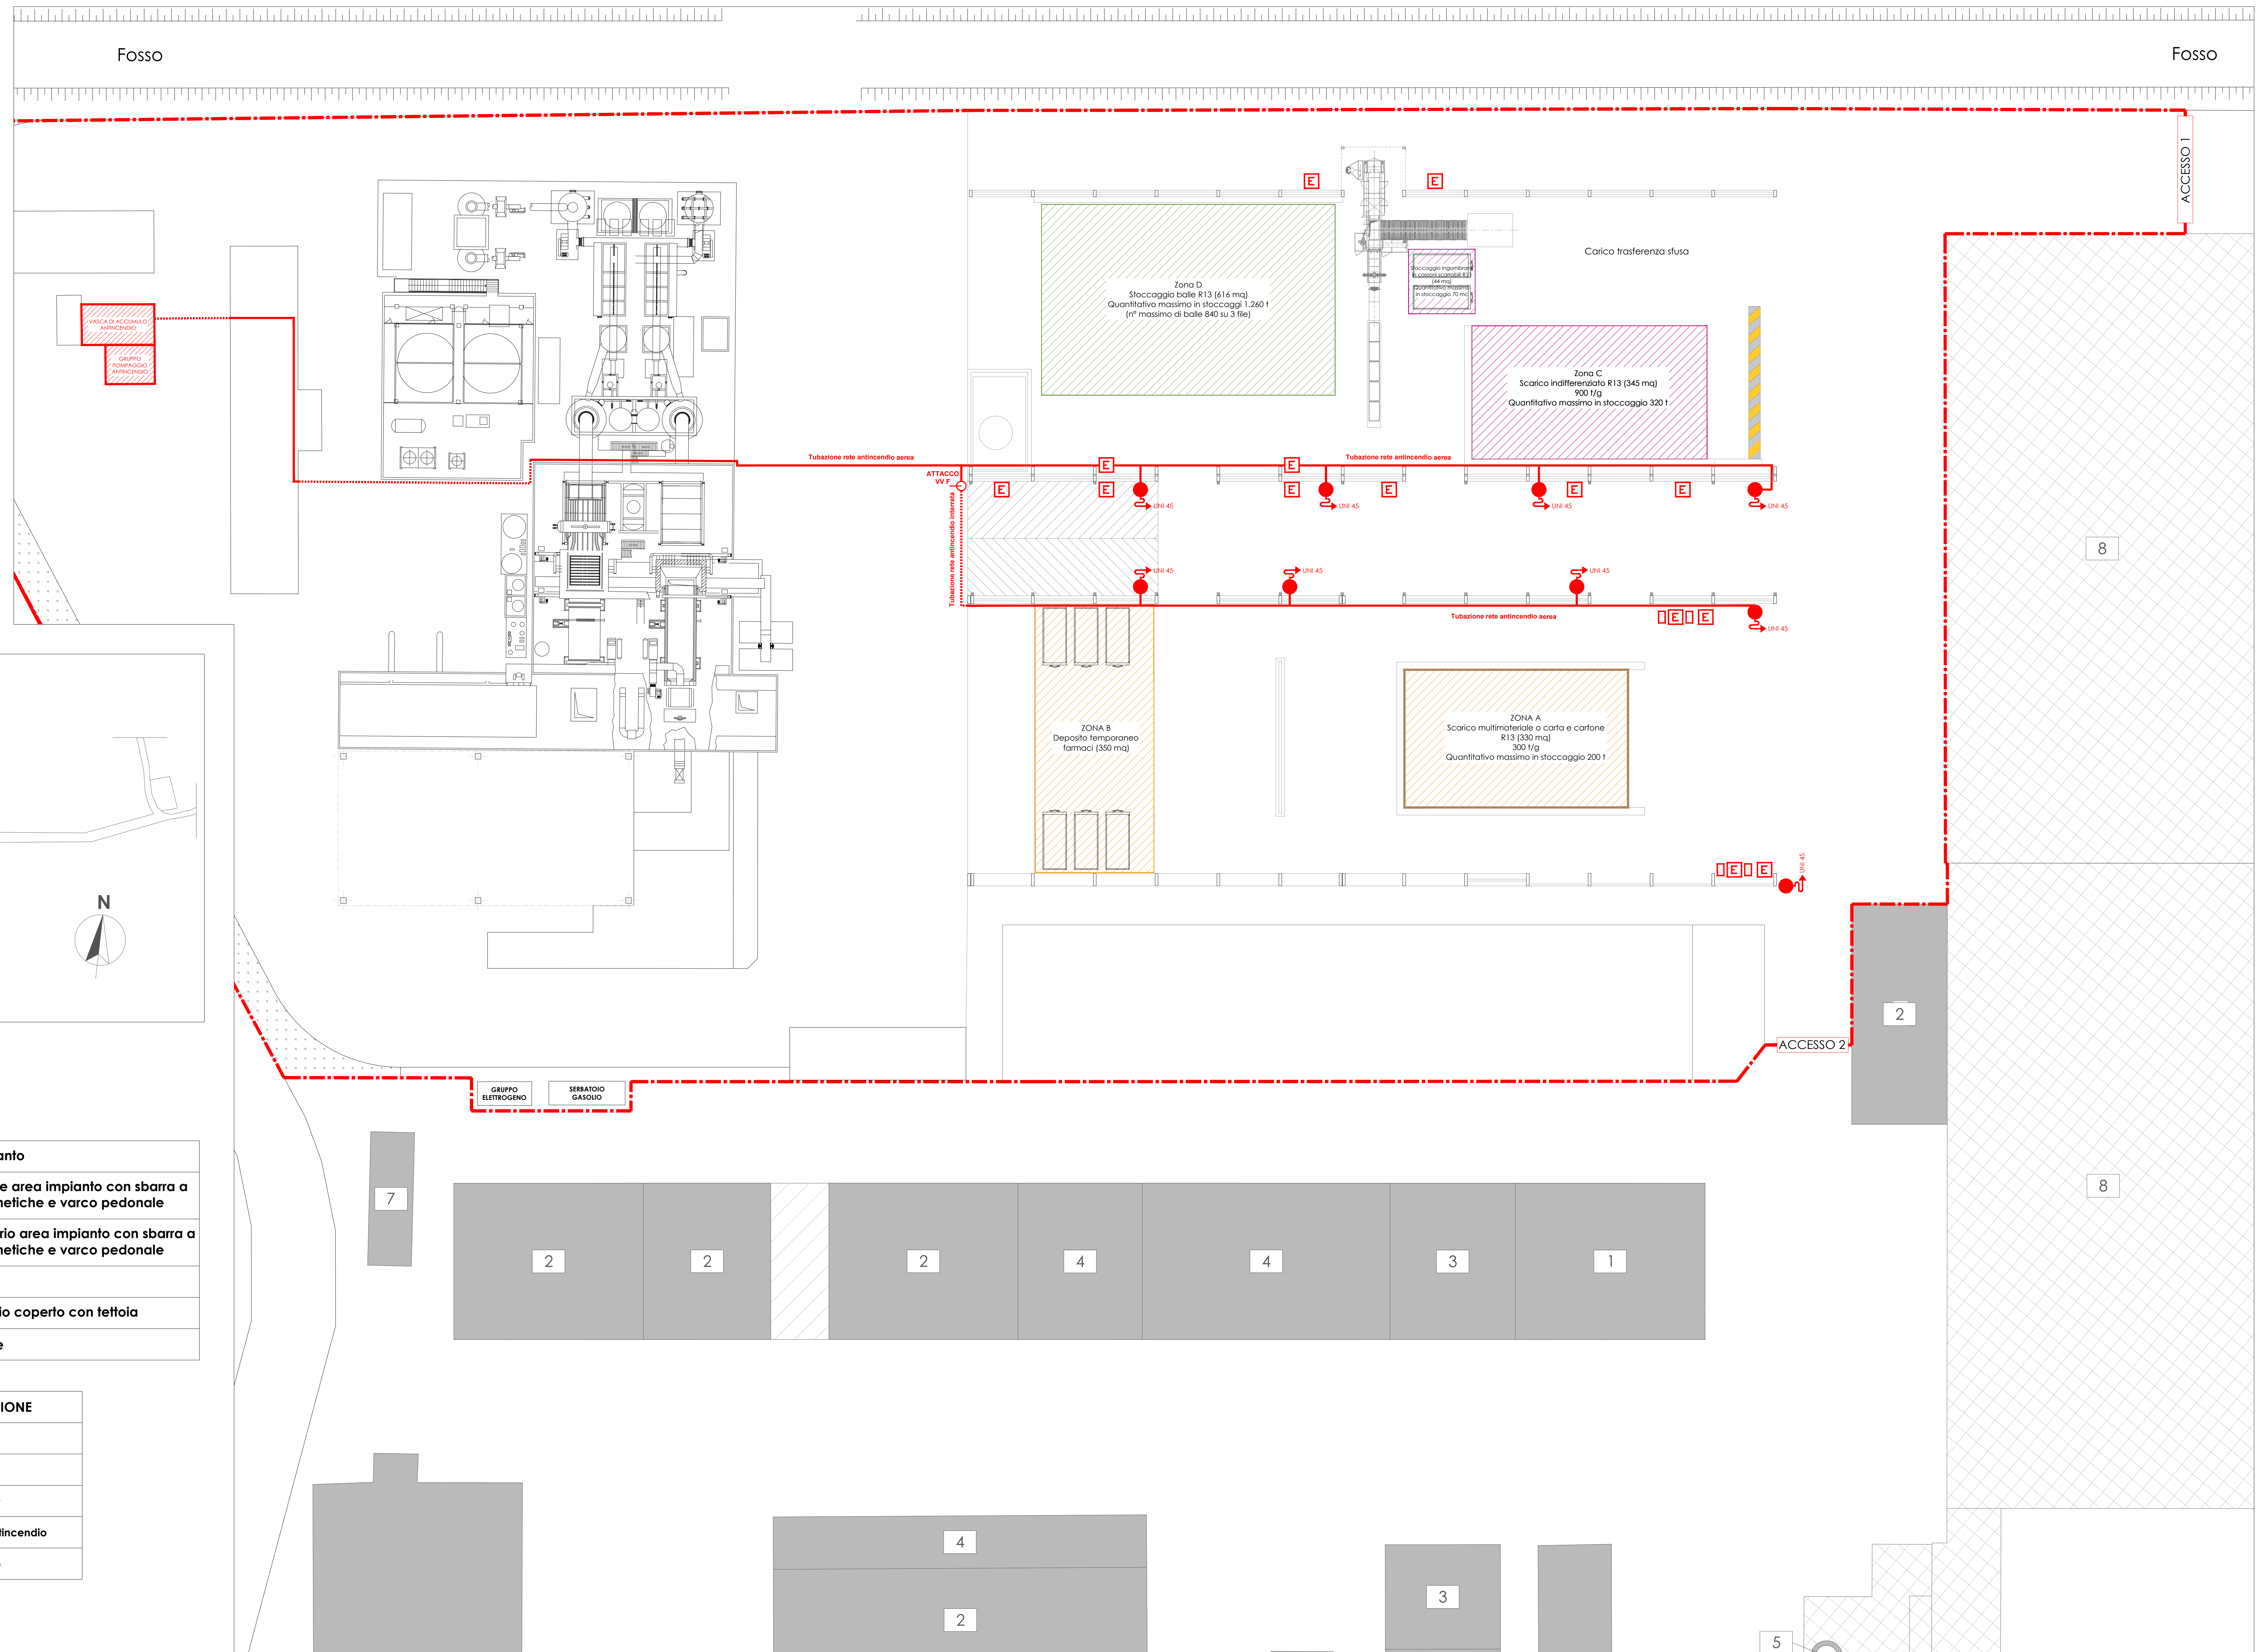

PLANIMETRIA RETE
ANTINCENDIO