


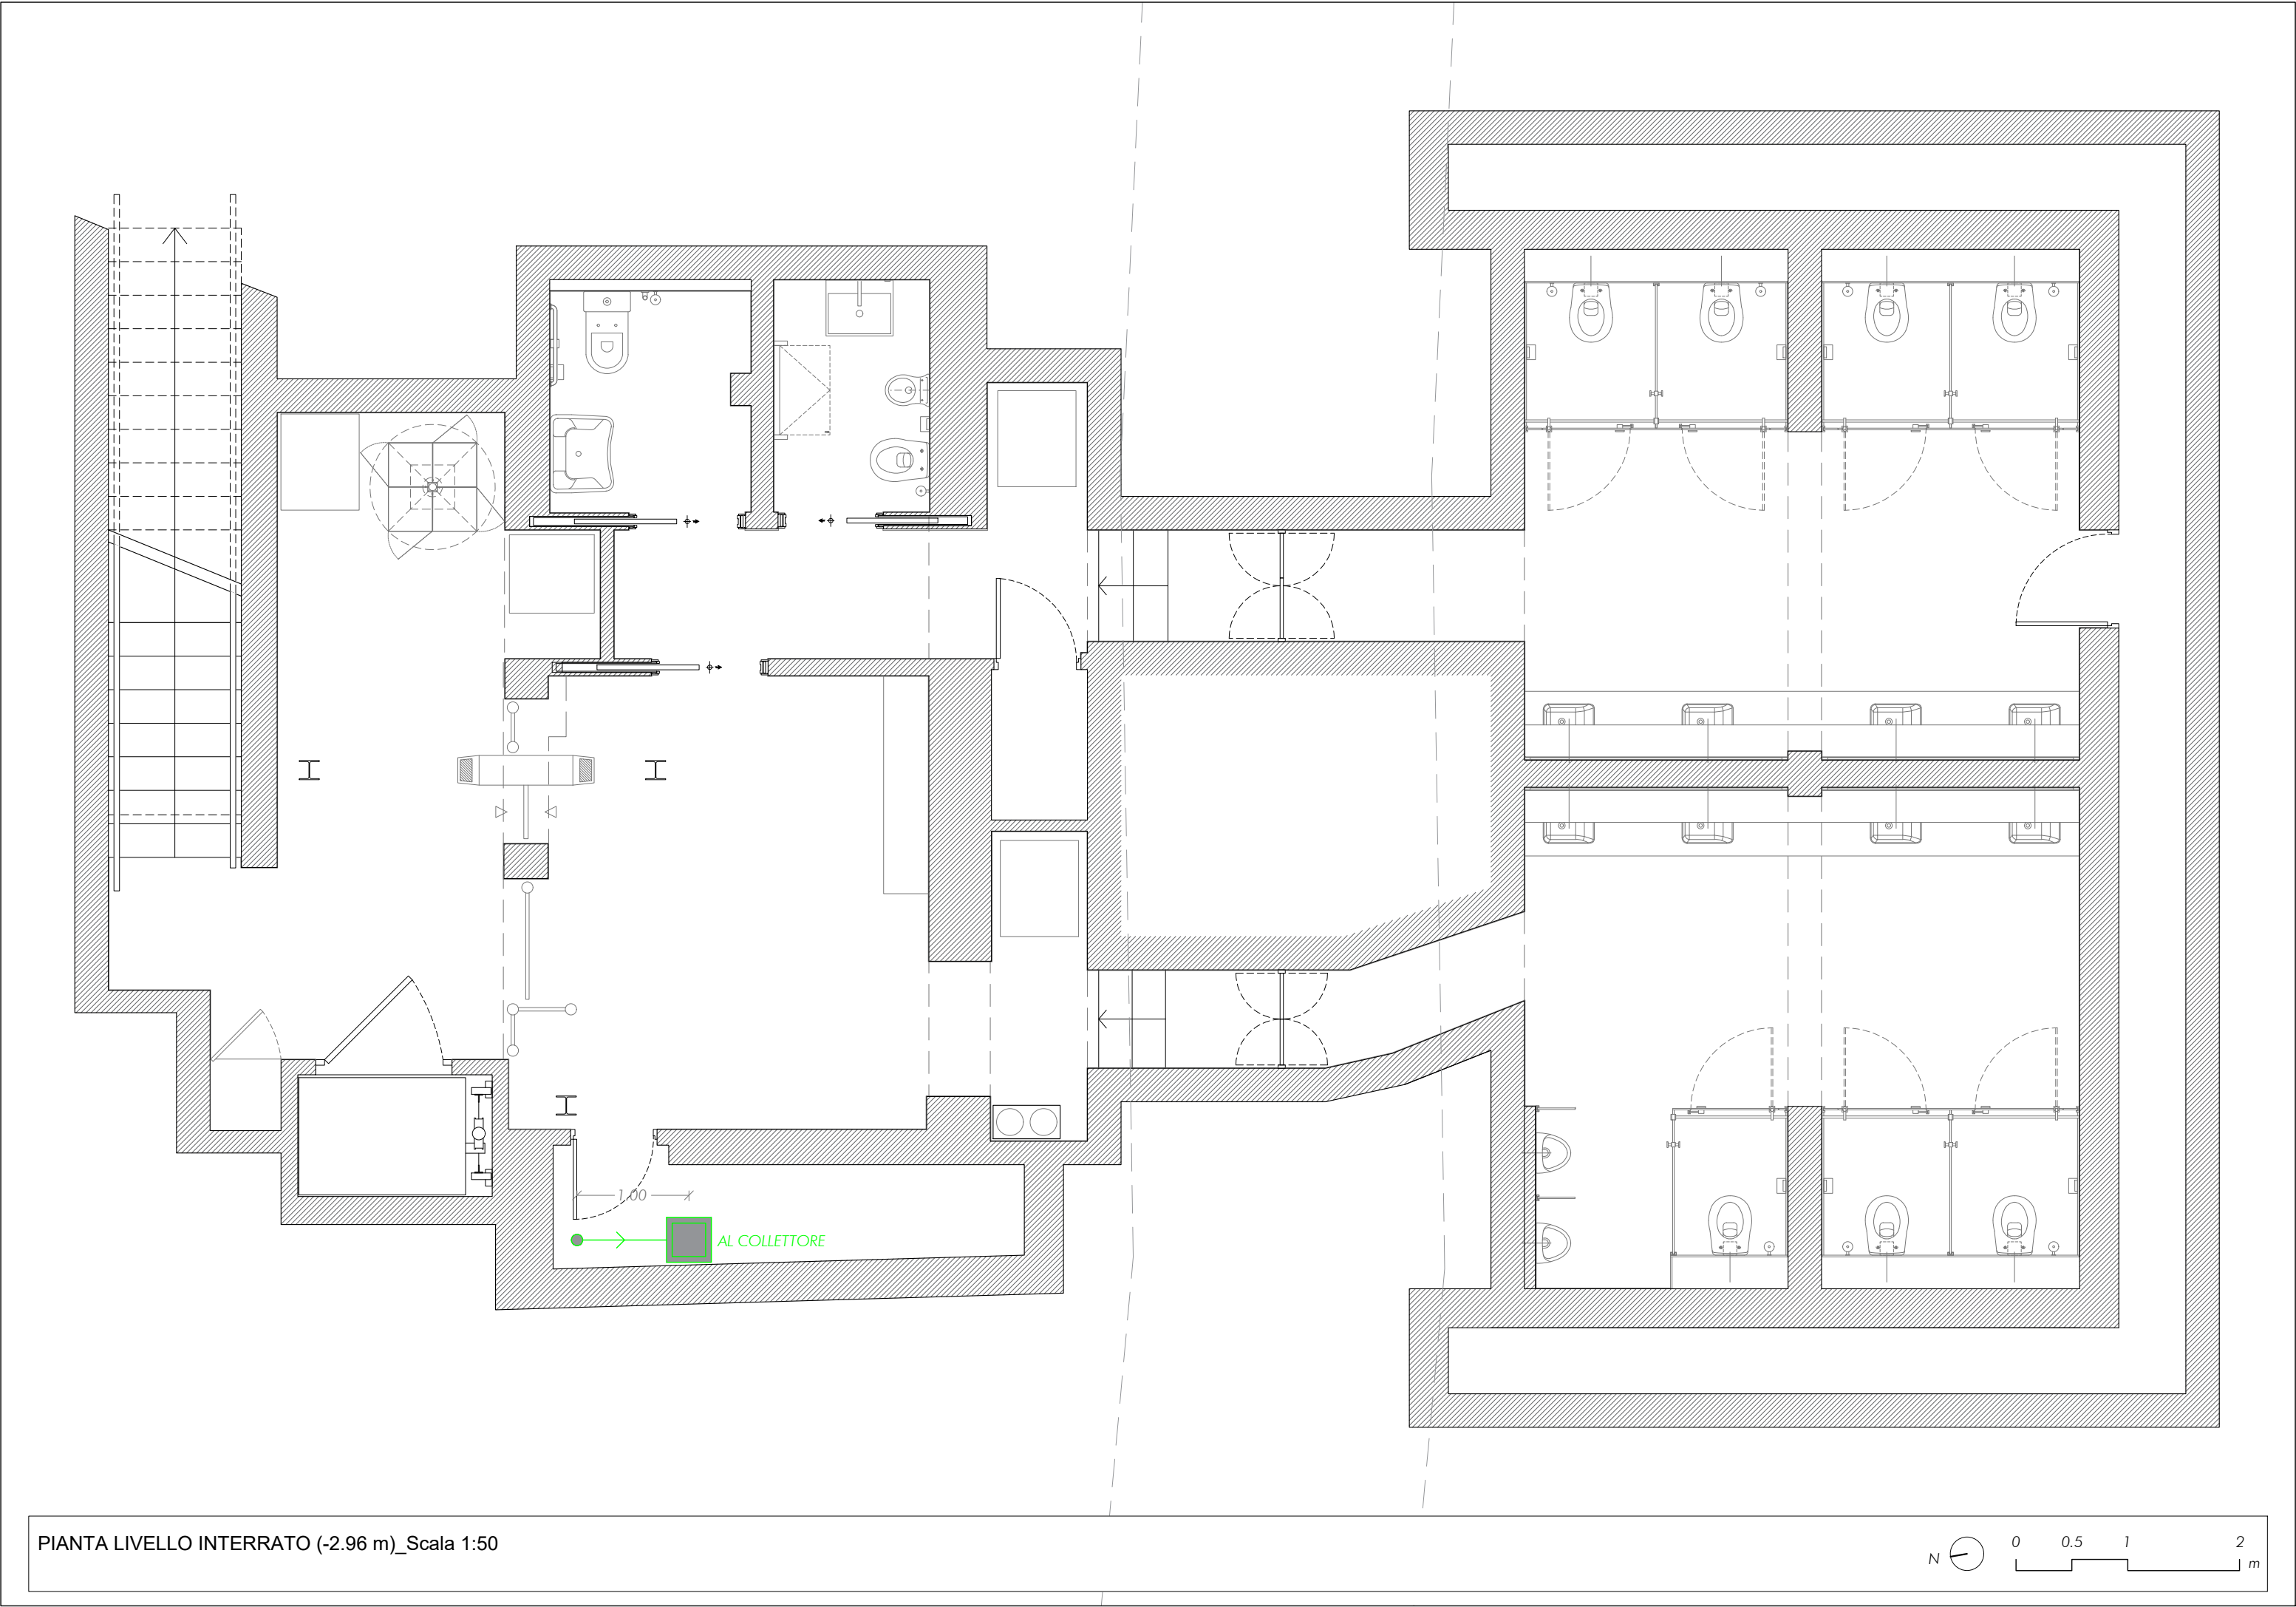


LEGENDA

ACQUE METEORICHE

Pozzetto

Pluviale

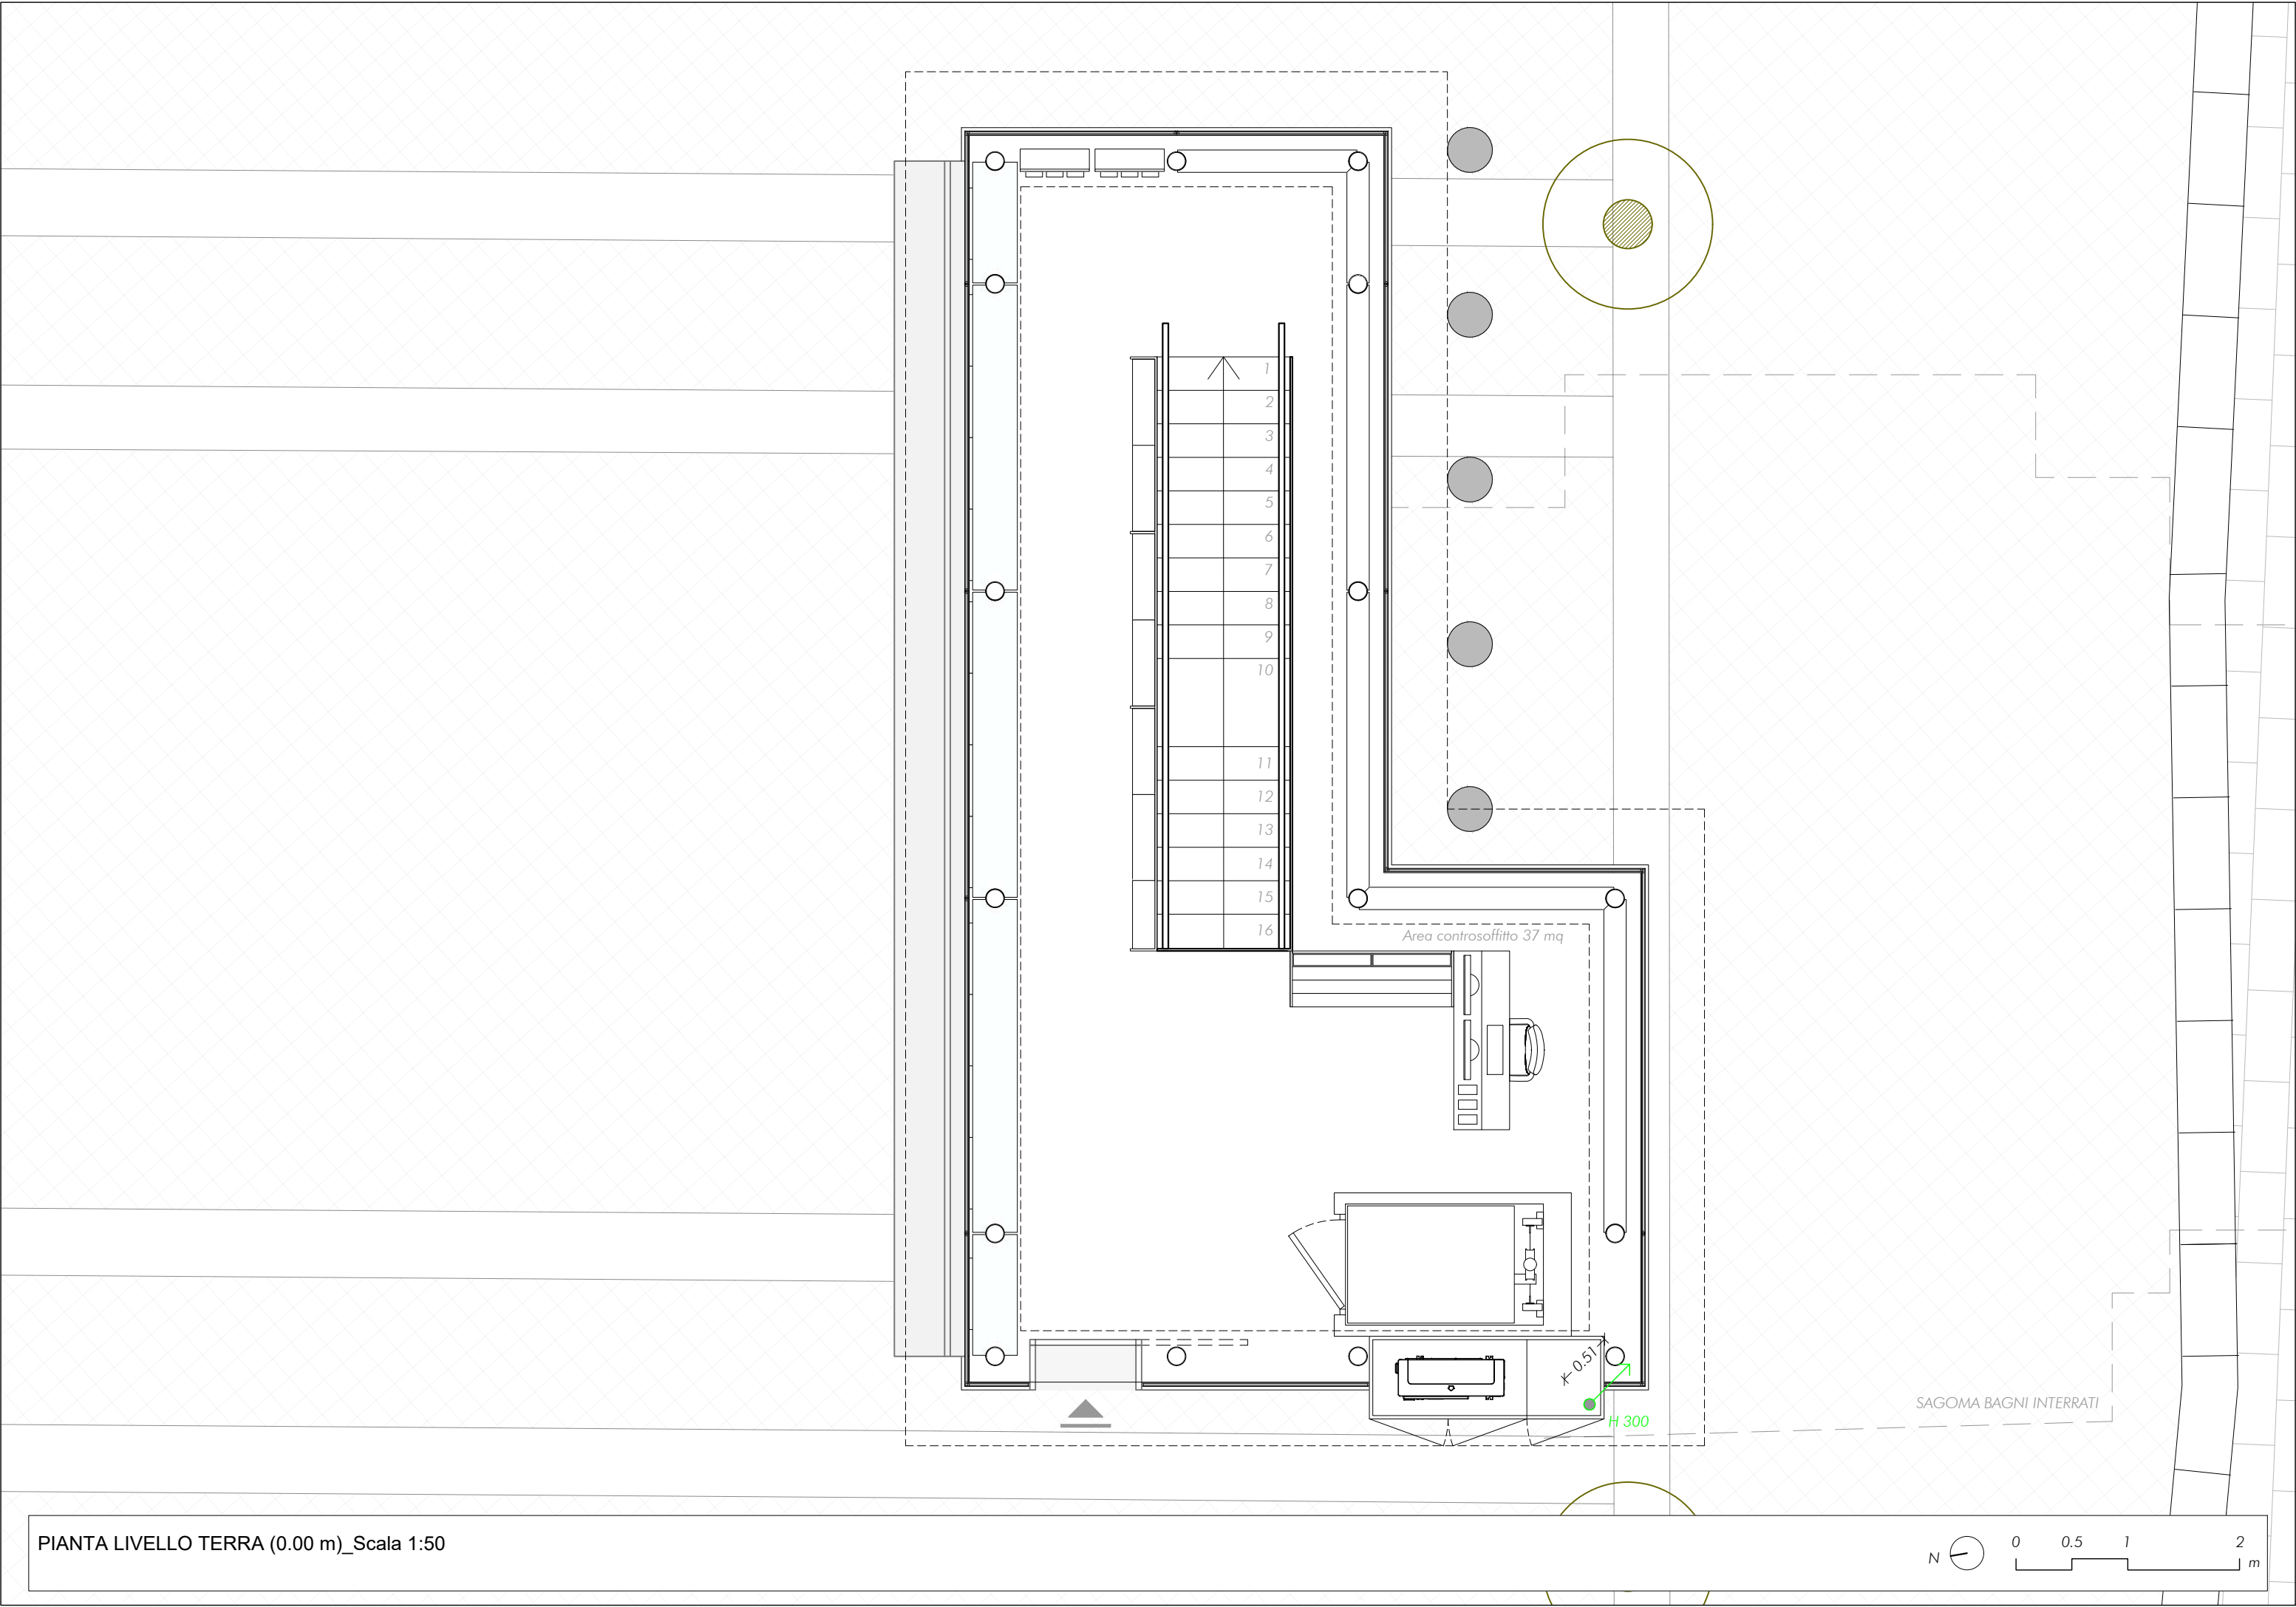



ROMA





PROGETTO ARCHITETTONICO

Ambito d'intervento

Accoglienza e partecipazione

Accoglienza per i pellegrini e i visitatori

COMUNE DI ROMA

Intervento n. 145

COMPLETAMENTO BAGNI PUBBLICI INTEGRATI CON PUNTI INFORMAZIONE TURISTICI

Livello di progettazione

PROGETTO ESECUTIVO

Oggetto

RIQUALIFICA BAGNI CONCESSIONE N° 163 DEL 12/04/2006

Tav. 145_LE_EG_ARC_09_PROGETTO

ACQUE METEORICHE

File:

145_LE_EG_ARC_09_PROGETTO -

ACQUE METEORICHE.pdf

Luogo d'intervento

Territorio urbano di Roma Capitale - Piazza della Città Leonina

Data

29/11/2024

Responsabile unico del Procedimento

Arch. Valentina Cocco

Ditta esecutrice

ASTEKO S.R.L. e TEAM IMPIANTI

Progettista Responsabile:

Arch. Marco D'Ottavi

Cliente

P.STOP S.R.L.

Progettista strutture:

Ing. Lionello Lupi

Progettista impianti:

Ing. Gaetano Motta

Coordinatore della sicurezza in fase di progettazione:

Arch. Marco D'Ottavi

Coordinatore della sicurezza in fase di esecuzione:

Arch. Marco D'Ottavi

Rapp.:

-

Formato:

FF

Collaboratori:

Dott.sa Arch. Chiara Trebbi

LEGENDA

ACQUE METEORICHE

Pozzetto

Pluviale

PIANTA LIVELLO INTERRATO (-3.50 m)_Scala 1:50

N

0

0.5

1

2

m

PIANTA LIVELLO TERRA (0.00 m)_Scala 1:50

N

0

0.5

1

2

m

P-STOP

ROMA

PROGETTO ARCHITETTONICO

Ambito d'intervento

Accoglienza e partecipazione

Accoglienza per i pellegrini e i visitatori

COMUNE DI ROMA

Intervento n. 145

COMPLETAMENTO BAGNI PUBBLICI INTEGRATI CON PUNTI INFORMAZIONE TURISTICI

Livello di progettazione

PROGETTO ESECUTIVO

Tav. 145_SO_EG_ARC_09_PROGETTO

ACQUE METEORICHE_PIANTE

Oggetto

RIQUALIFICA BAGNI CONCESSIONE N° 163 DEL 12/04/2006

File:

145_SO_EG_ARC_09_PROGETTO - ACQUE METEORICHE_PIANTE

Luogo d'intervento

Territorio urbano di Roma Capitale - Piazza Sidney Sonnino

Data

29/11/2024

Responsabile unico del Procedimento

Arch. Valentina Cocco

Ditta esecutrice

ASTECO S.R.L. e TEAM IMPIANTI

Progettista Responsabile:

Arch. Marco D'Ottavi

Cliente

P.STOP S.R.L.

Progettista strutture:

Ing. Lionello Lupi

Progettista impianti:

Ing. Gaetano Motta

Coordinatore della sicurezza in fase di progettazione:

Arch. Marco D'Ottavi

Coordinatore della sicurezza in fase di esecuzione:

Arch. Marco D'Ottavi

Rapp.:


-

Formato:

FF

Collaboratori:

Dott.sa Arch. Chiara Trebbi

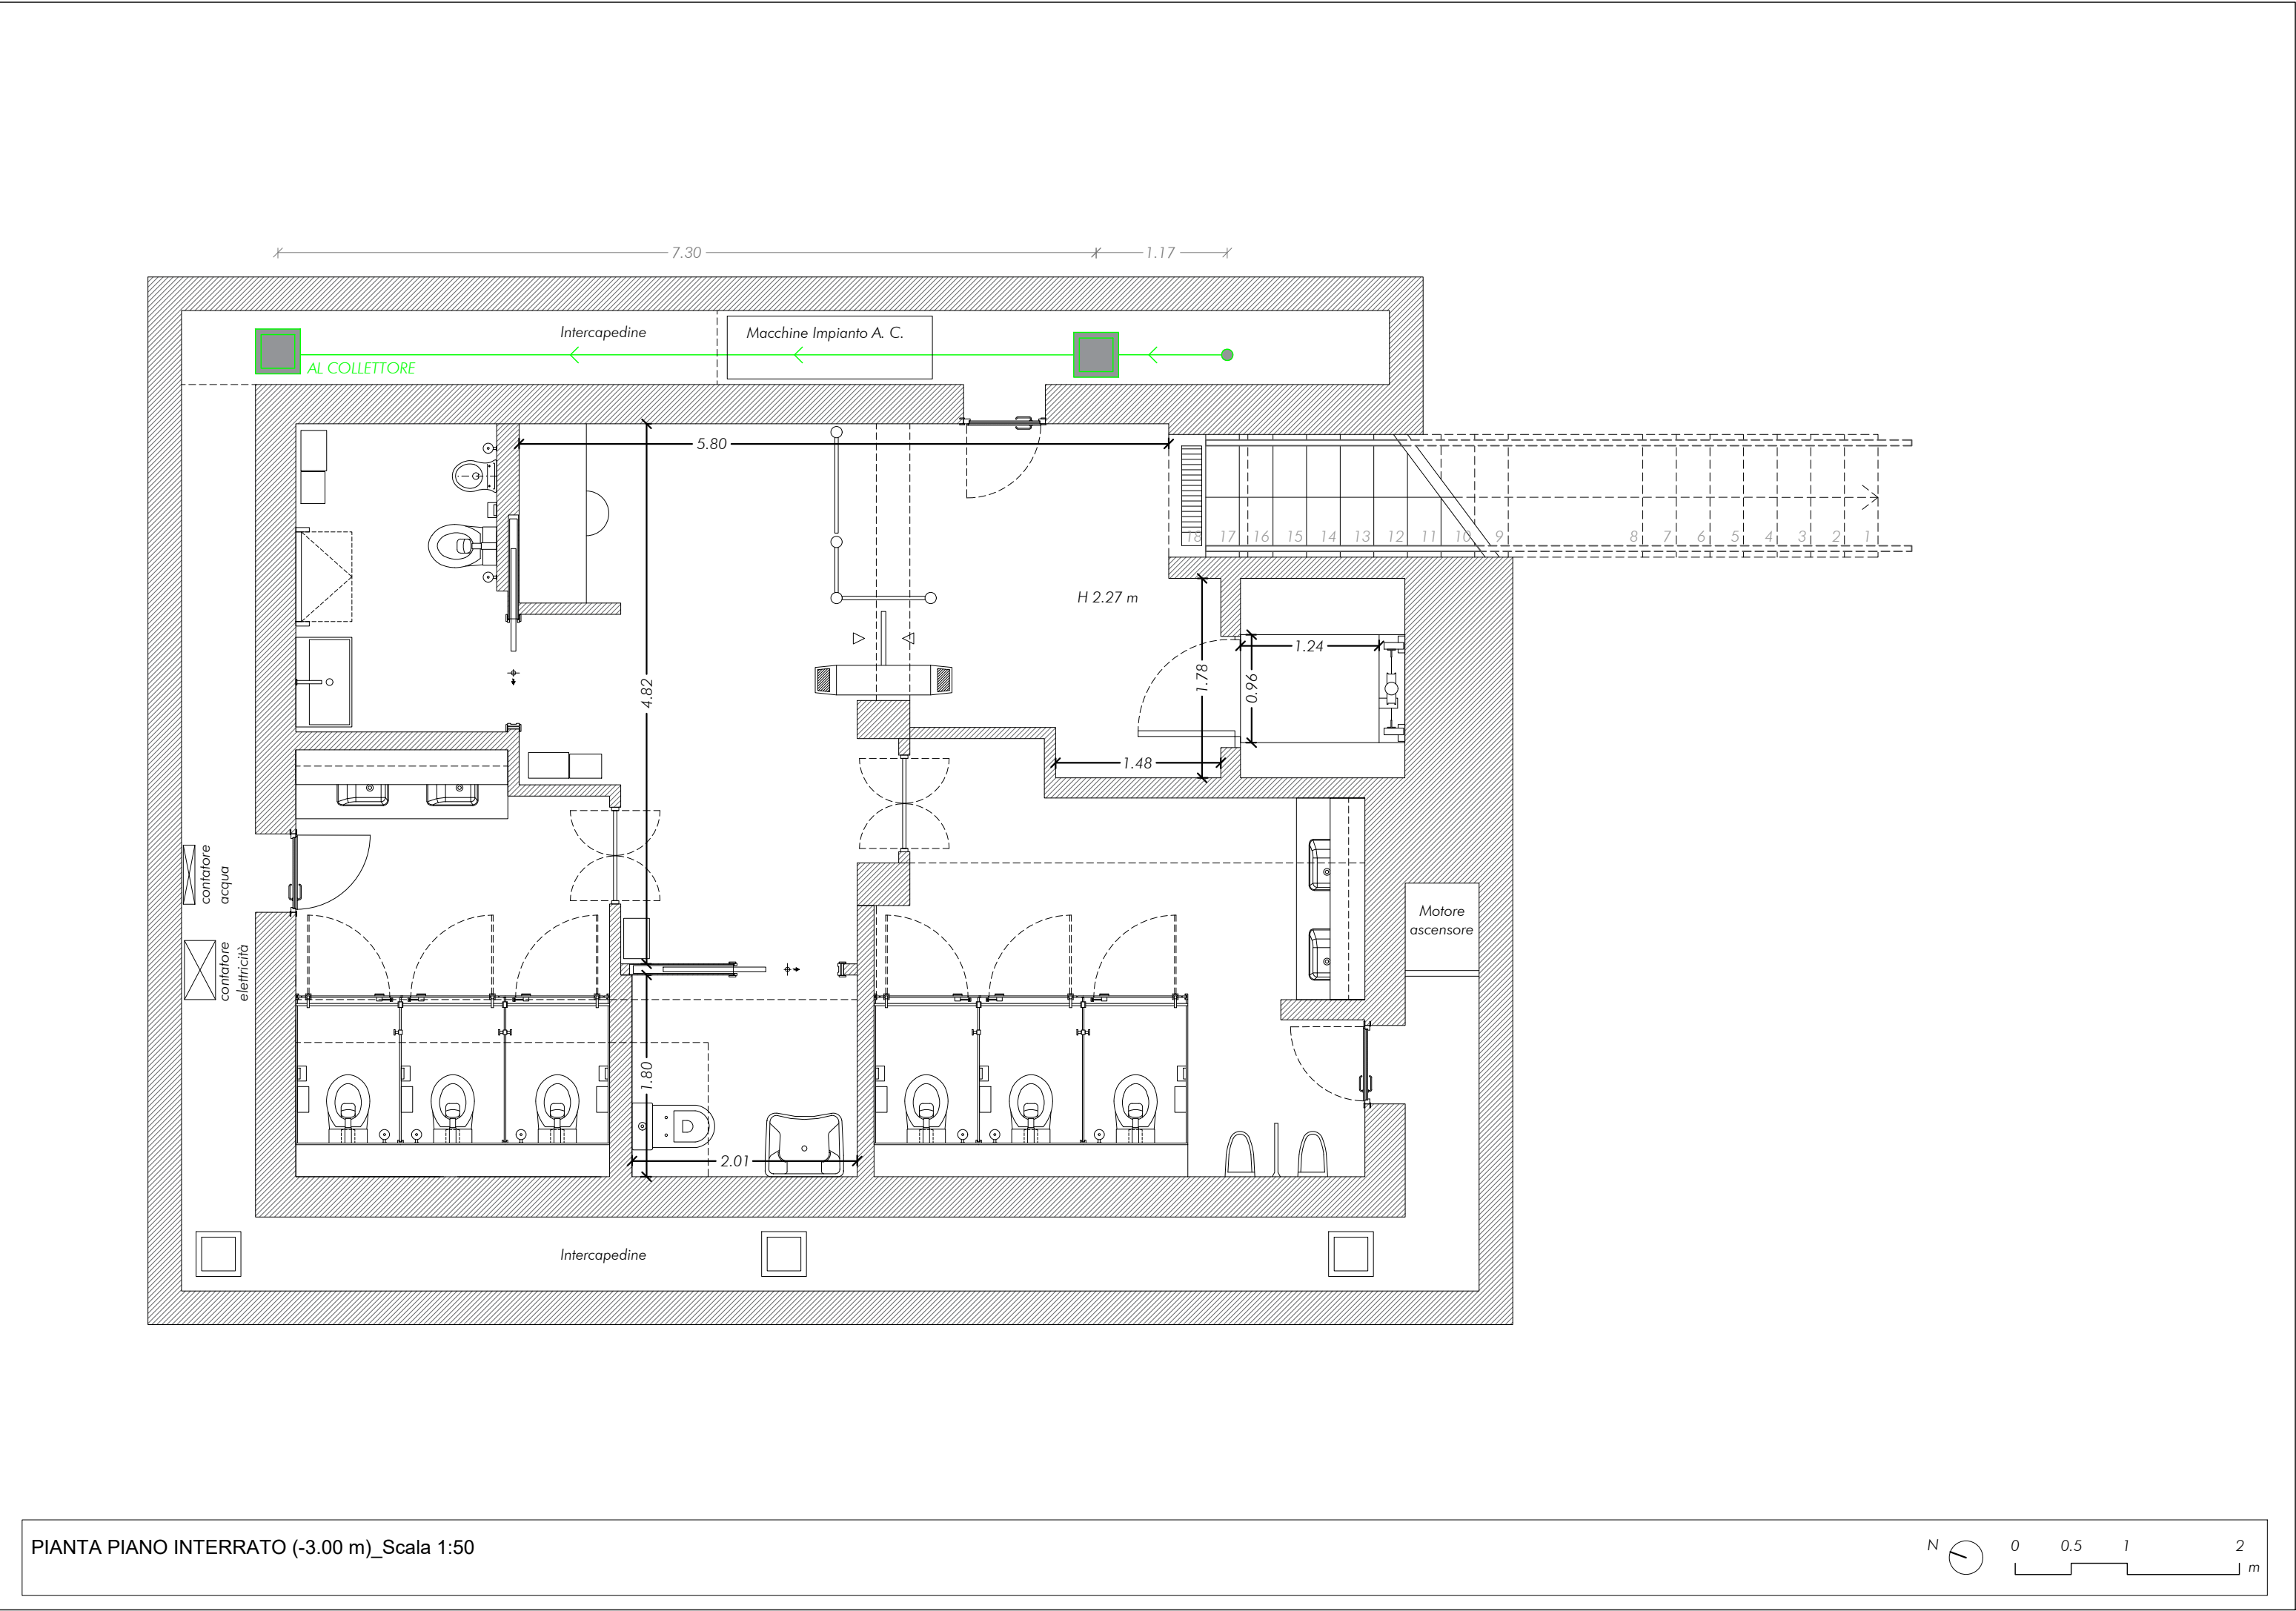


PIANTA PIANO INTERRATO (-3.00 m)_Scala 1:50

LEGENDA

ACQUE METEORICHE

Pozzetto

Pluviale

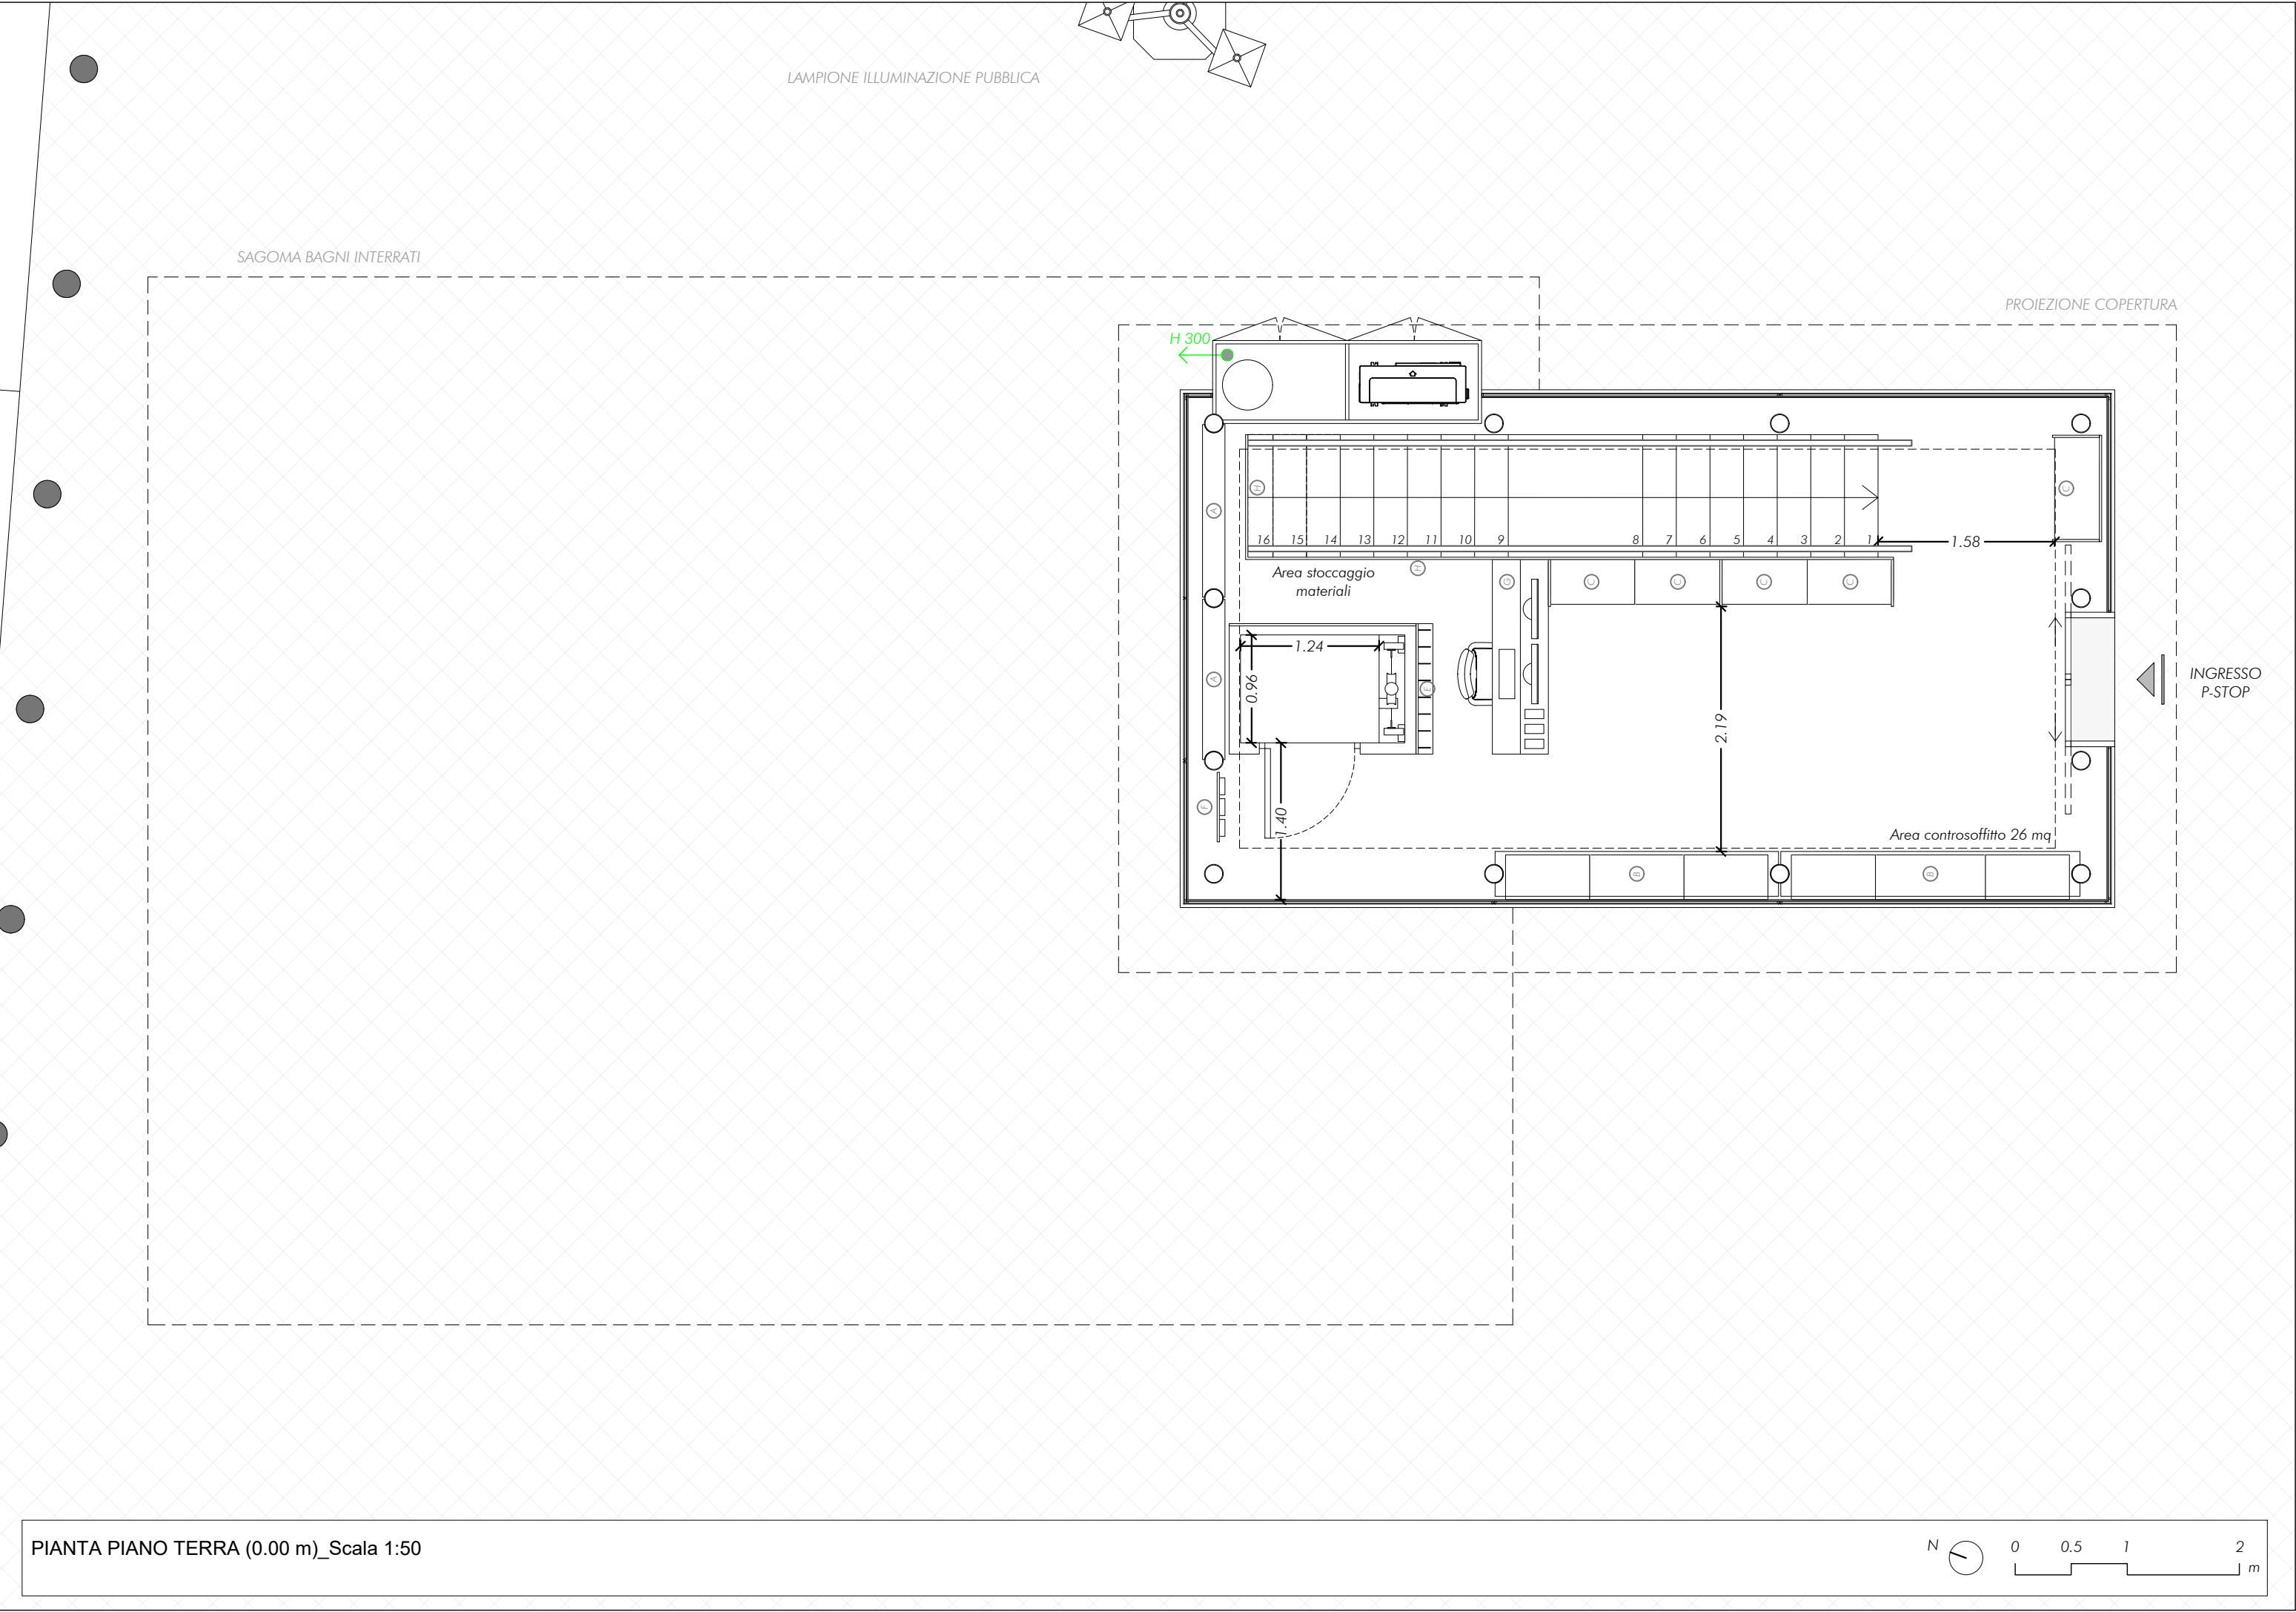

PIANTA PIANO TERRA (0.00 m)_Scala 1:50

ROMA

PROGETTO ARCHITETTONICO

Ambito d'intervento

Accoglienza e partecipazione

Accoglienza per i pellegrini e i visitatori

COMUNE DI ROMA

Intervento n. 145

COMPLETAMENTO BAGNI PUBBLICI INTEGRATI CON PUNTI INFORMAZIONE TURISTICI

Livello di progettazione

PROGETTO ESECUTIVO

Tav. 145_SP_EG_ARC_09_PROGETTO

ACQUE METEORICHE

Oggetto

RIQUALIFICA BAGNI CONCESSIONE N° 163 DEL 12/04/2006

File:

145_SP_EG_ARC_09_PROGETTO -

ACQUE METEORICHE.pdf

Luogo d'intervento

Territorio urbano di Roma Capitale - Piazza di Spagna

Data

26/11/2024

Responsabile unico del Procedimento

Arch. Valentina Cocco

Ditta esecutrice

ASTEKO S.R.L. e TEAM IMPIANTI

Progettista Responsabile:

Arch. Marco D'Ottavi

Cliente

P.STOP S.R.L.

Rev.

02

Data:

19/12/2024

Rev.

00

Data:

00/00/0000

Rev.

00

Data:

00/00/0000

Rapp.:

-

Formato:

FF

Progettista strutture:

Ing. Lionello Lupi

Progettista impianti:

Ing. Gaetano Motta

Coordinatore della sicurezza in fase di progettazione:

Arch. Marco D'Ottavi

Coordinatore della sicurezza in fase di esecuzione:

Arch. Marco D'Ottavi

Collaboratori:

Dott.sa Arch. Chiara Trebbi