




AZIENDA MUNICIPALE AMBIENTE S.p.A.
Via Calderoni de la Barca, 87 - 00142 Roma (RM)

Direzione Impianti
Servizio Progettazione Impianti

ROMA CAPITALE - XI MUNICIPIO
STAZIONE DI TRESFERENZA E IMBALLAGGIO DI RIFIUTI URBANI INDIFFERENZIATI
(EER 20 03 01) DI PONTE MALNOME
Via Benedetto Luigi Montel, 61/63 - 00148 Roma (RM)

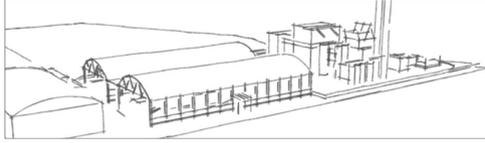

Procuratore speciale per Delega di Funzioni:
Ing. Angelo Botti

Elaborato:
Planimetria rete antincendio


Tavola: AMAPM T03

Scala: 1:250
1:500

Revisione:
Gennaio 2025

Aggiornamenti: Data:

1	Punto 3) Ordinanza n. 60 del 23/12/2024
2	
3	
4	
5	
6	

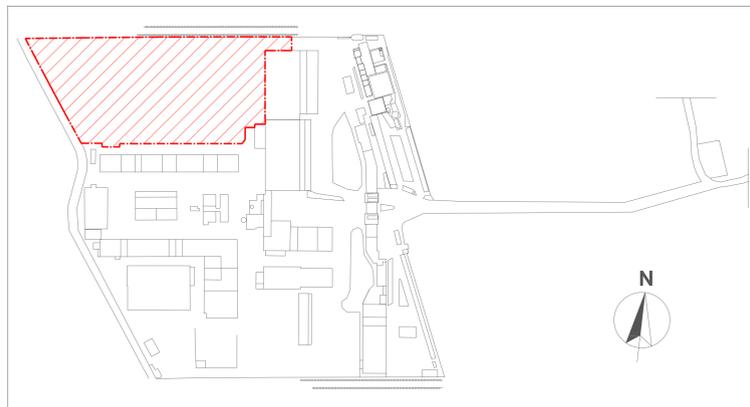


PLANIMETRIA GENERALE
STABILIMENTO AMA S.p.A

LEGENDA:

N°	DESCRIZIONE
1	Magazzino
2	Officina
3	Ufficio
4	Spogliatoio e servizi
5	Ex inceneritore e ciminiera
6	Mensa e bar
7	Centrali e impianti tecnologici
8	Edificio dismesso/fatiscente
9	Tettoia

	Limite nuovo impianto
	Accesso principale area impianto con sbarra a lettore carte magnetiche e varco pedonale
	Accesso secondario area impianto con sbarra a lettore carte magnetiche e varco pedonale
	Edifici dismessi
	Area di parcheggio coperto con tettoia
	Aree verdi - aiuole

SIMBOLO	DESCRIZIONE
	Attacco VVF
	Idrante DN 45
	Estintore a polvere
	Tubazione rete antincendio
	Estintore carrellato

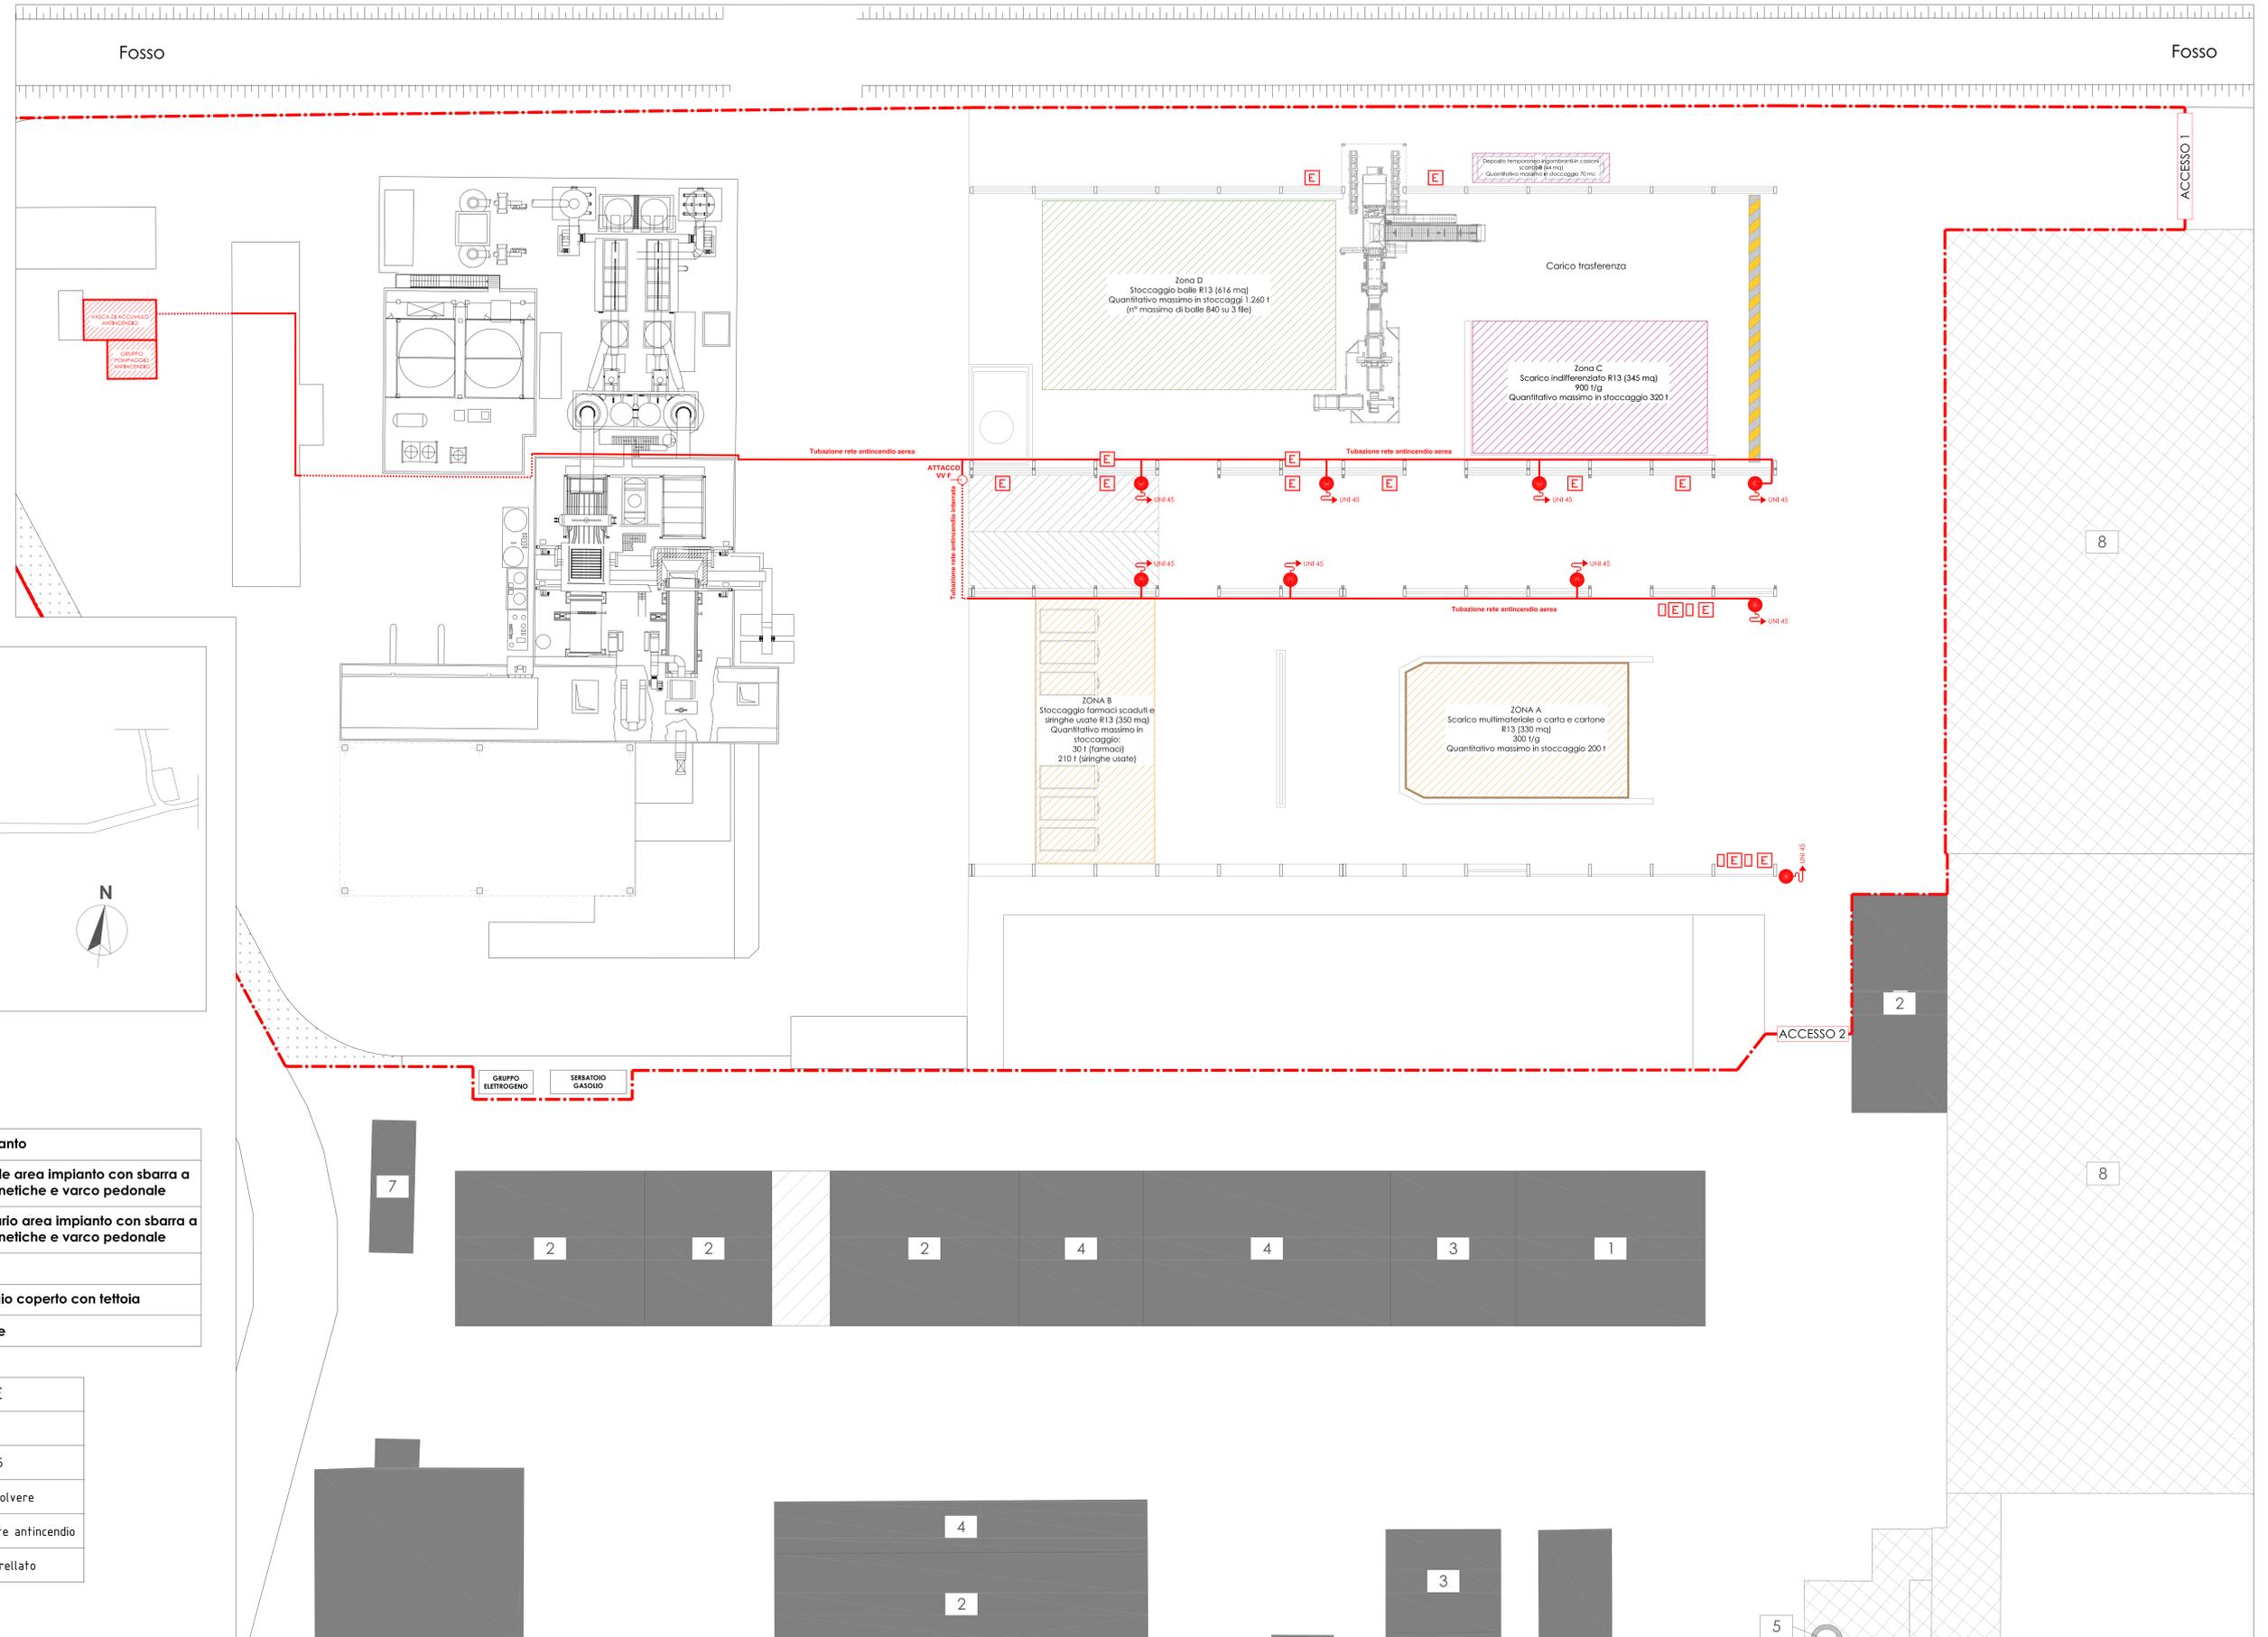

PLANIMETRIA RETE
ANTINCENDIO